


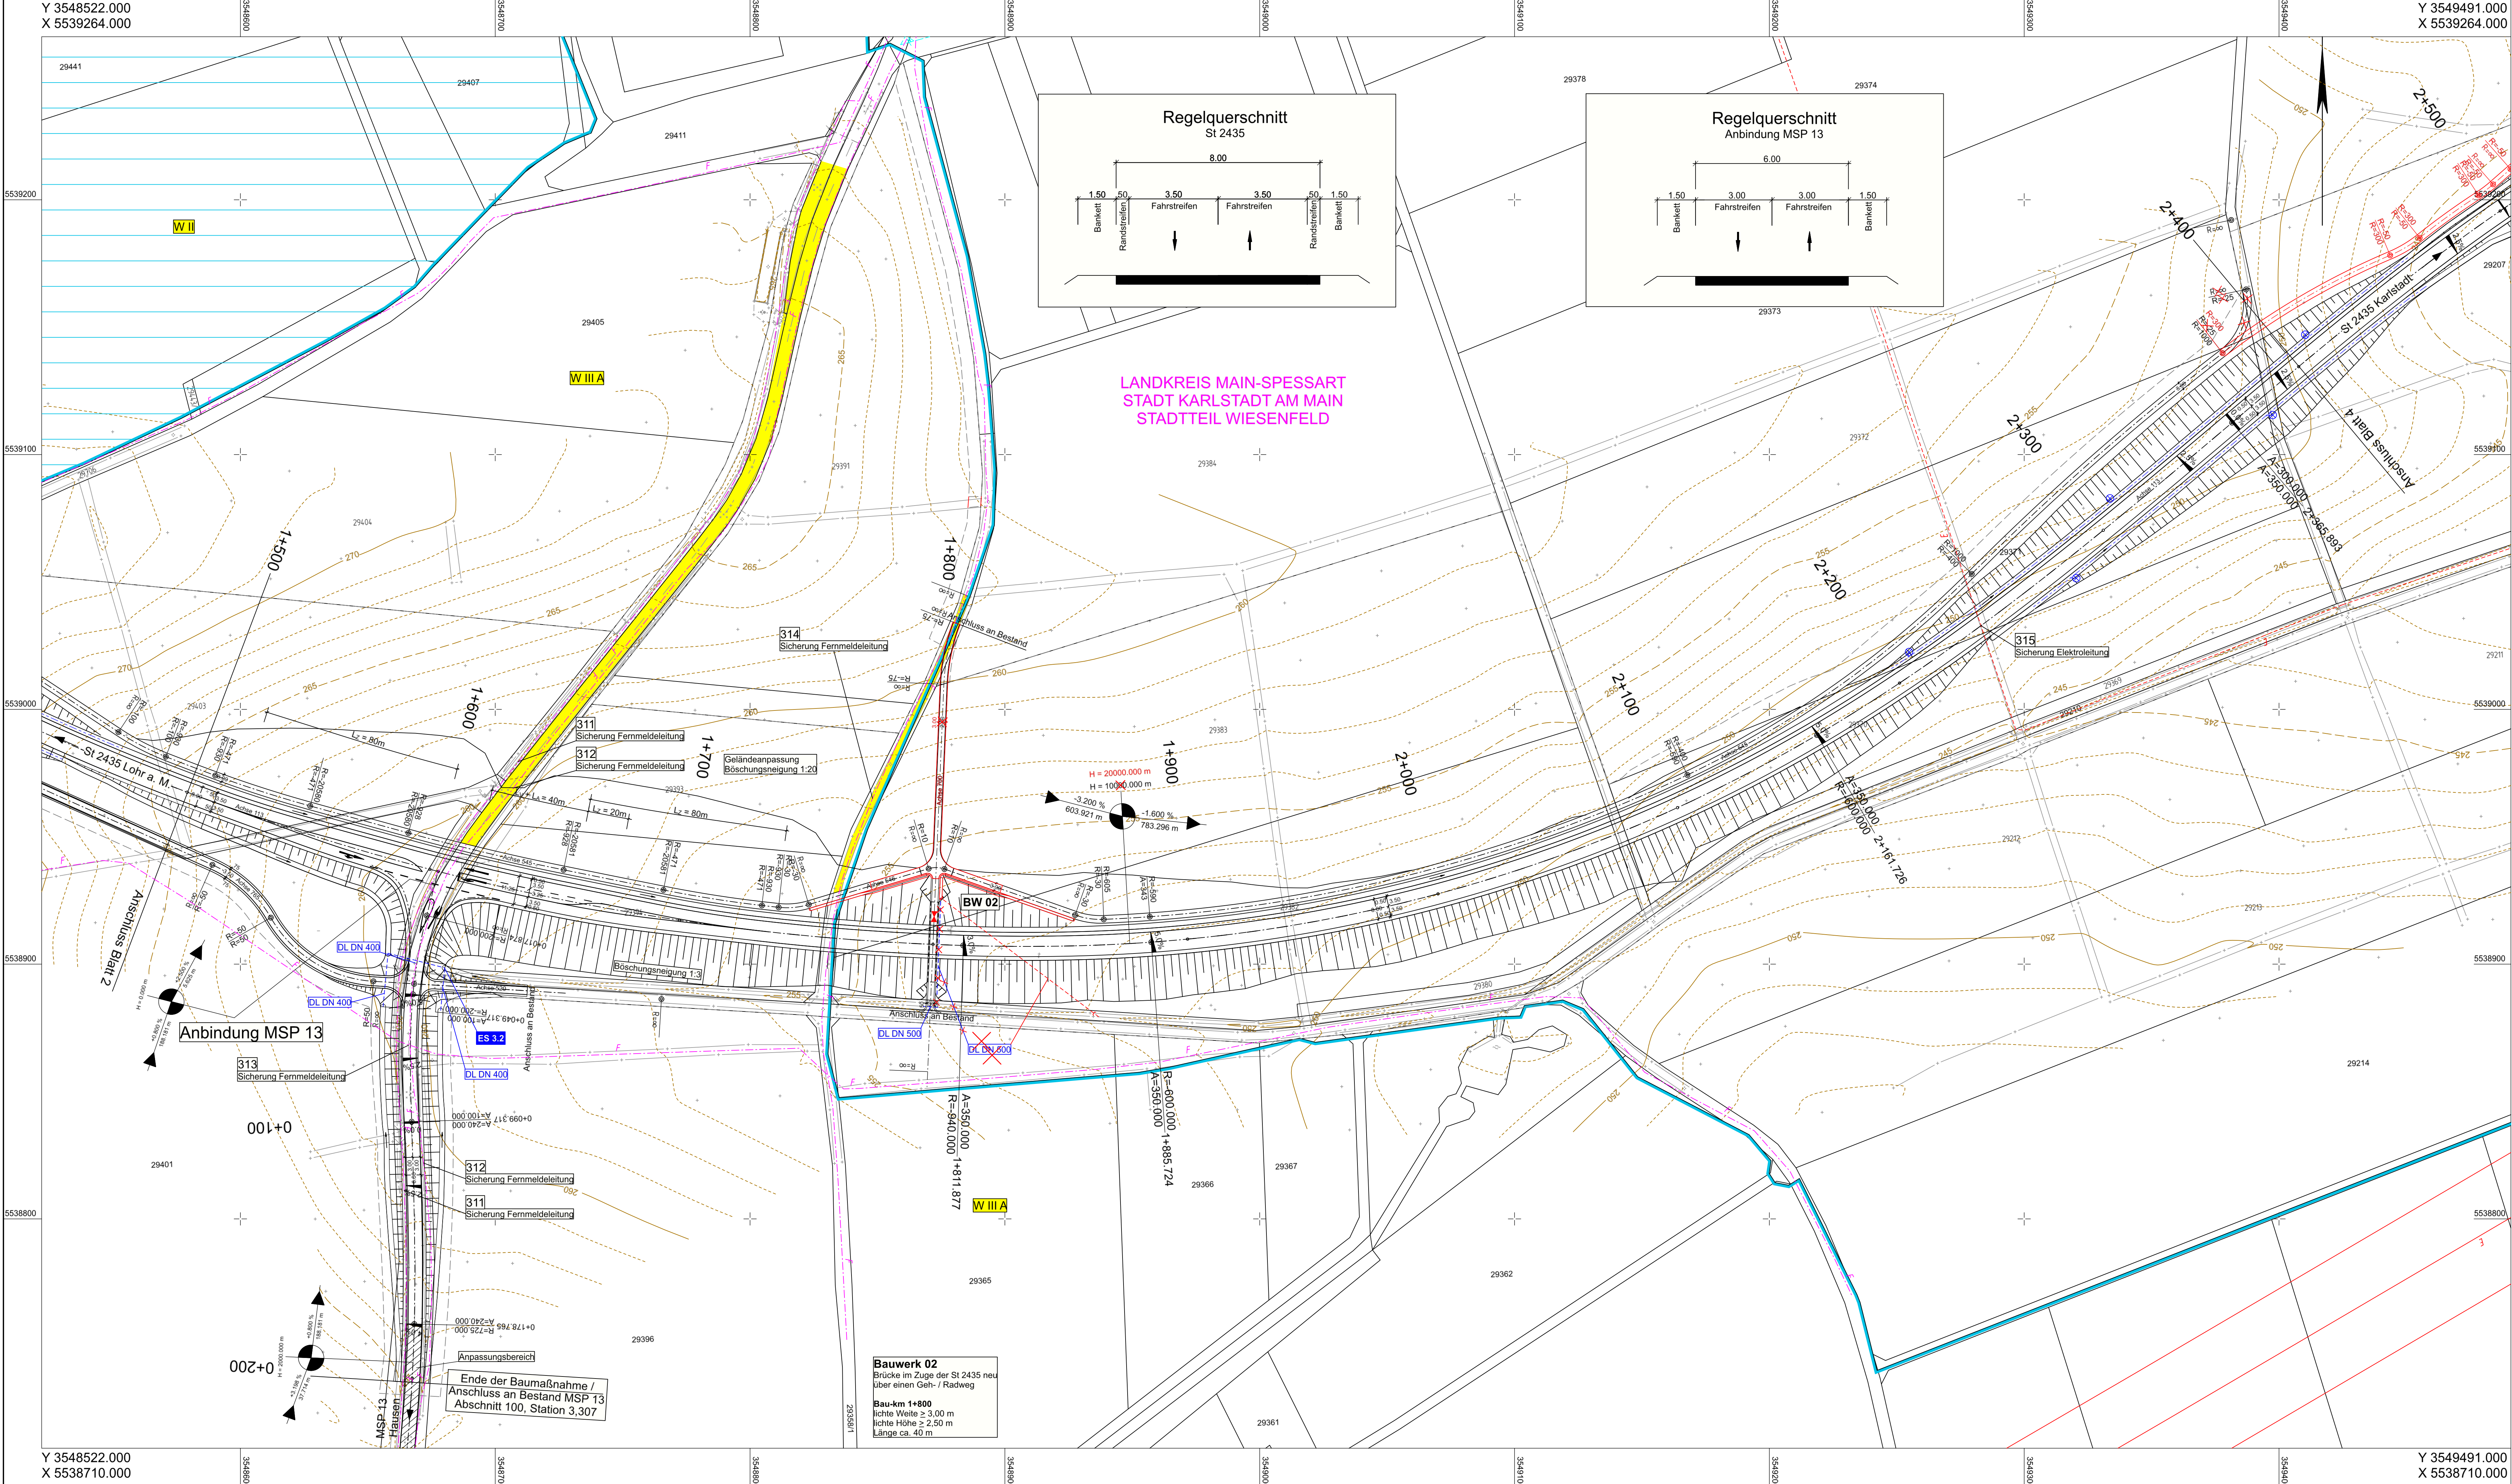

### Zeichenerklärung

#### Planung

|  |                     |              |                                                                                                                   |  |
|--|---------------------|--------------|-------------------------------------------------------------------------------------------------------------------|--|
|  | Einschnittsböschung | H = 15 000 m | Neigungsbrechpunkt mit Angabe von Ausrundungshalbmesser, Längsneigung und Abstand zum nächsten Neigungsbrechpunkt |  |
|  | Entwässerungsmulde  |              |                                                                                                                   |  |
|  | Randstreifen        |              |                                                                                                                   |  |
|  | Fahrbahn            |              |                                                                                                                   |  |
|  | Randstreifen        |              |                                                                                                                   |  |
|  | Bankett             |              |                                                                                                                   |  |
|  | Dammböschung        |              |                                                                                                                   |  |

#### Verwaltung

|  |                  |                             |
|--|------------------|-----------------------------|
|  | Gemarkungsgrenze | Nr. im Regelungsverzeichnis |
|  | Flurgrenze       |                             |
|  | Flurstücksgrenze |                             |

#### Sonstiges

|  |                                         |                   |
|--|-----------------------------------------|-------------------|
|  | Regenwasserbehandlungsanlage mit Nummer | Schutzeinrichtung |
|  | Rückbaufäche                            |                   |

#### Versorgungseinrichtungen

| vorhanden | geplant |                            |
|-----------|---------|----------------------------|
|           |         | Schmutzwasserleitung       |
|           |         | Trinkwasserleitung         |
|           |         | E-Freileitung              |
|           |         | E-Leitung                  |
|           |         | Leitung Straßenbeleuchtung |
|           |         | Fernmeldekabel             |
|           |         | Gasleitung                 |

#### Entwässerung

| vorhanden | geplant |                                                                      |
|-----------|---------|----------------------------------------------------------------------|
|           |         | Sammelleitung DN 300 mit Angabe von Fließrichtung, Länge und Gefälle |
|           |         | Drainageleitung                                                      |
|           |         | Kontrollschacht                                                      |
|           |         | Muldenablaufschacht                                                  |
|           |         | Rohrdurchlass mit Böschungstück                                      |
|           |         | Einleitstelle mit Nummerierung                                       |

#### Schutzgebiete

|  |                            |
|--|----------------------------|
|  | Wasserschutzzone I / II    |
|  | Wasserschutzzone III A / B |

Leitungsinformation nicht zur Maßentnahme geeignet

Unterlage 16 Blatt 3 T1 wird ersetzt durch Unterlage 16 Blatt 3 T2

**Unterlage 16 Blatt Nr. 3 T1 ersetzt Unterlage 16 Blatt Nr. 3**

### 1. Tektur

vom 29.04.2021 zum Feststellungsentswurf vom 19.06.2019

|             |            |    |
|-------------|------------|----|
| bearbeitet: | April 2021 | bu |
| gezeichnet: | April 2021 | bu |
| geprüft:    | April 2021 | ku |

|     |                                                               |
|-----|---------------------------------------------------------------|
| T1  | Anpassung Feld- und Waldweg mit Entwässerungsmulde            |
|     | DL DN 500; Korrektur Baufeldgrenze                            |
|     | Anpassung Halbmesser Station 1+877                            |
| Nr. | Änderungen gegenüber dem Feststellungsentswurf vom 19.06.2019 |

1

2

3

4

Auftragnehmer/Planverfasser:

**KREBS + KIEFER**

Ingenieure GmbH  
Heinrich-Hertz-Straße 2 | 64295 Darmstadt  
T 06151 885-0 | F 06151 885-150

|             |           |    |
|-------------|-----------|----|
| bearbeitet: | Juni 2019 | bu |
| gezeichnet: | Juni 2019 | bu |
| geprüft:    | Juni 2019 | ku |

Darmstadt, den 19.06.2019  
Ort, Datum, Unterschrift

|     |                  |       |         |
|-----|------------------|-------|---------|
| Nr. | Art der Änderung | Datum | Zeichen |
|     |                  |       |         |
|     |                  |       |         |

## FESTSTELLUNGSENTWURF

**Stadt Karlstadt**  
Fachbereich 3  
Hoch- und Tiefbautechnik  
Zum Helfenstein 2  
97753 Karlstadt

Unterlage / Blatt-Nr.: 16 / 3 T1  
Lageplan Leitungen  
Bau-km 1+500 bis 2+400

Straße: St 2435 Station: Abschnitt 160 / Station 1.740 bis Abschnitt 200 / Station 1.830 Maßstab: 1 : 1000

**St 2435 St 2437 Lohr a. M. - Karlstadt B 27**  
**Ortsumgehung Wiesenfeld**

Aufgestellt:  
Karlstadt, den 19.06.2019

Dr. Paul Kruck  
Erster Bürgermeister

1. Tektur aufgestellt:  
Karlstadt, den 29.04.2021

Michael Hombach  
Erster Bürgermeister

Y 3548522.000  
X 5538710.000

L:\vestra\_dat\150185 - OU Wiesenfeld\

Y 3549491.000  
X 5538710.000